



LEGENDA SIMBOLI ANTINCENDIO	
	PORTA RESISTENTE AL FUOCO PER 120 MINUTI
	USCITE DI EMERGENZA
	ESTINTORE PORTATILE A POLVERE DA 6 KG (MINIMO 21 A 113 B) - NUOVO -
	ESTINTORE PORTATILE AD ANIDRIDE CARBONICA - NUOVO -
	LAMPADA SEGNALE VIA DI ESODO
	MURI TAGLIAFUOCO REI 30 (COMPARTIMENTAZIONE)
	MURI TAGLIAFUOCO REI 120 (COMPARTIMENTAZIONE)
	ACCESSIBILITA' AUTOSCALA VV.F
	IDRANTE DN 45 A PARETE (CON FLESSIBILE E LANCIA)
	IDRANTE SU NASPO DN 20 A PARETE (CON FLESSIBILE E LANCIA)
	ATTACCO PER AUTOPOMPA
	PULSANTE DI SGANCIO TENSIONE LINEA BASSA TENSIONE
	MURI TAGLIAFUOCO REI 60 (COMPARTIMENTAZIONE)
	MURI TAGLIAFUOCO REI 120 (COMPARTIMENTAZIONE)
	QUADRO ELETTRICO

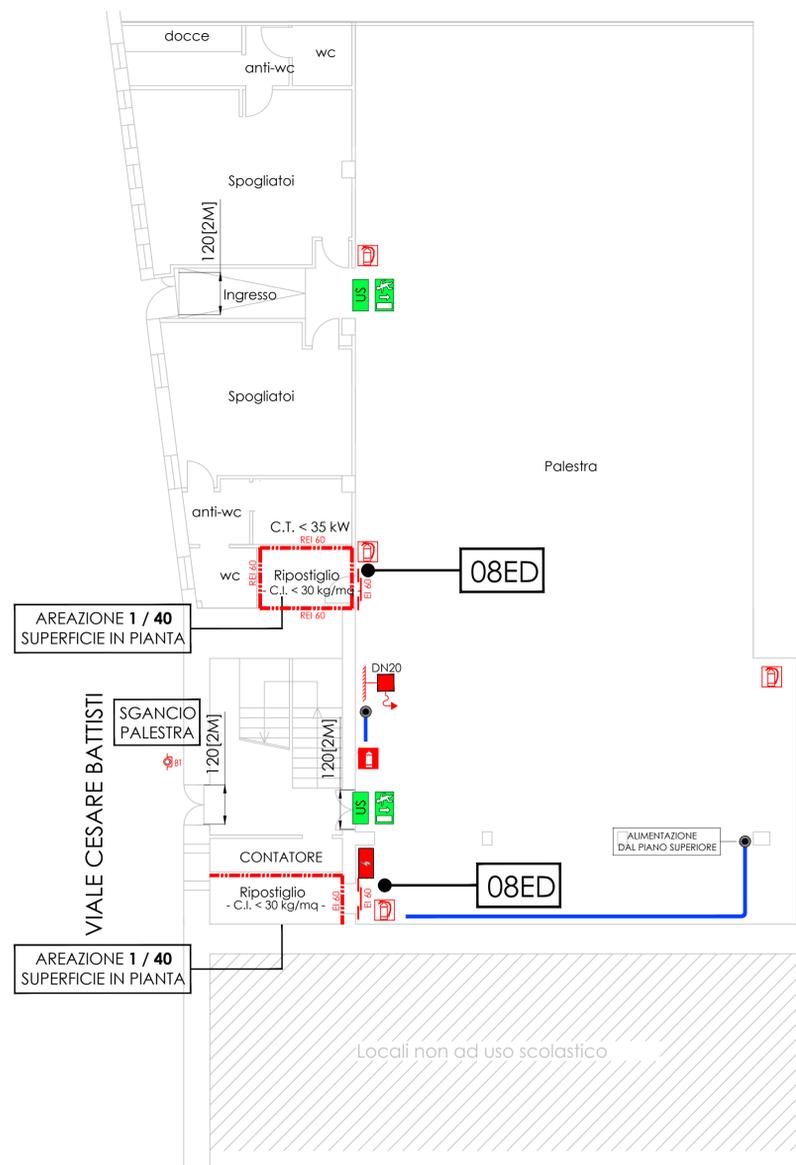

2° Seminterrato (Via Calcagni)  
Piano terra (Viale Cesare Battisti)

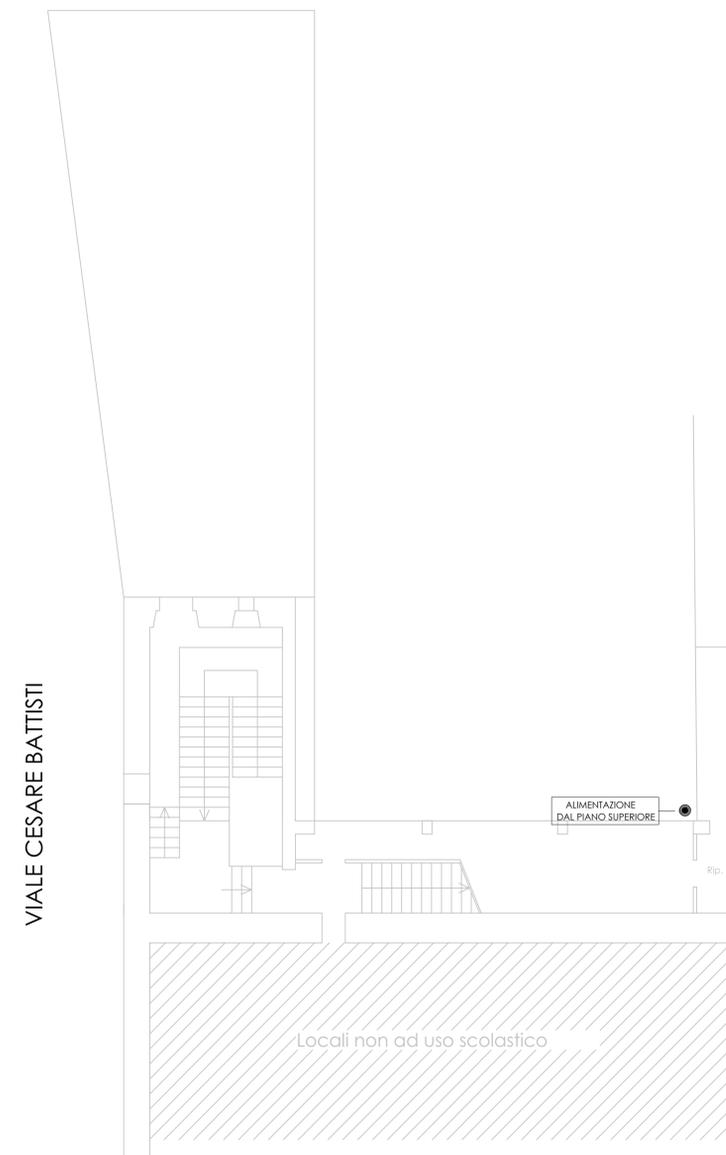

1° Seminterrato (Via Calcagni)  
Piano Primo (Viale Cesare Battisti)

## COMUNE DI RECANATI

PROGETTO *MANUTENZIONE STRAORDINARIA EDIFICIO SCOLASTICO "PALAZZO VENIERI" PER ADEGUAMENTO ALLA NORMA DI PREVENZIONE INCENDI - OPERE EDILI ED IMPIANTISTICHE - 3° LOTTO FUNZIONALE*

ELABORATO *PIANTA PIANO SECONDO SEMINTERRATO  
PIANTA PIANO PRIMO SEMINTERRATO*

COMMITTENTE **COMUNE DI RECANATI**

UBICAZIONE **Piazza G. Leopardi, 26 - 62019 (MC)**

PROGETTISTA **Ing. Luca MORONI**

ARC-01

scala 1:200

codice cad

data 07/07/2017

aggiornamento 07/07/2017

Studio Tecnico *Ing. Luca Moroni*

Via Magnarelli n.1 - 62019 Recanati (MC)  
Tel. 071.7576273 - Cell. 339.5921179  
e.mail morroni@alice.it  
n°1220 albo ordine ingegneri provincia MC  
p.iva 01630490459