


PIANTA PIANO 2° QUOTA +5.90

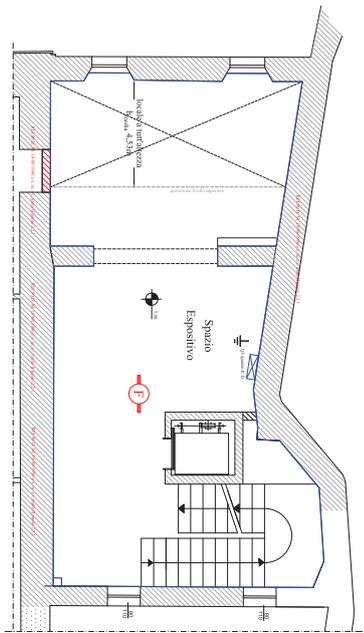


STRETTURE INTERNE TUTTE 800 E MINIO MINIMO

SIMBOLO	DESCRIZIONE
	Simbolo di rappresentazione di un spazio espositivo, biblioteca, museo, ecc.


Parti di non lavoro del muro, sono ASSOLUTAMENTE VERGATE MORSETTI FONITRICELLI PER REALIZZARE LA BARRA DI TERRA

Dispositivi di terra nella grata. Collegare l'impianto di terra all'impianto esistente (vedi dispositivo nella grata) previa verifica di aderenza e stato. Collegamento con scudo metallico di 20mm x 20mm x 10mm


PIANTA PIANO 3° QUOTA + 9.25/10.07

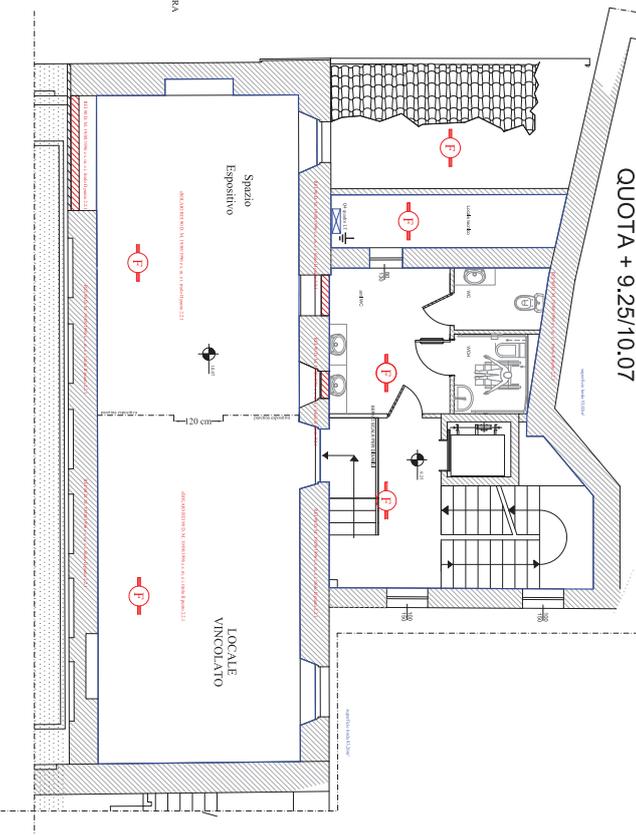

PIANTA PIANO TERRA

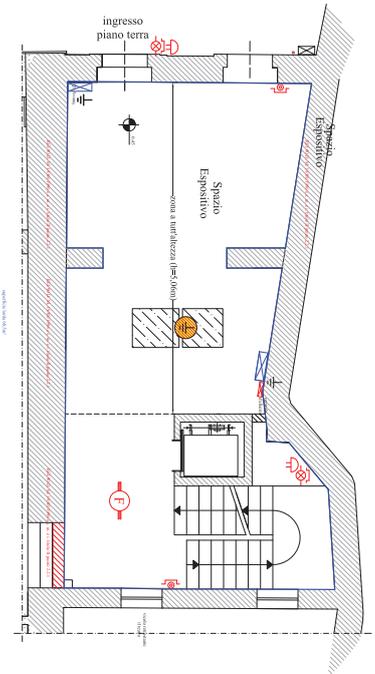

PIANTA PIANO 1° QUOTA +3.08

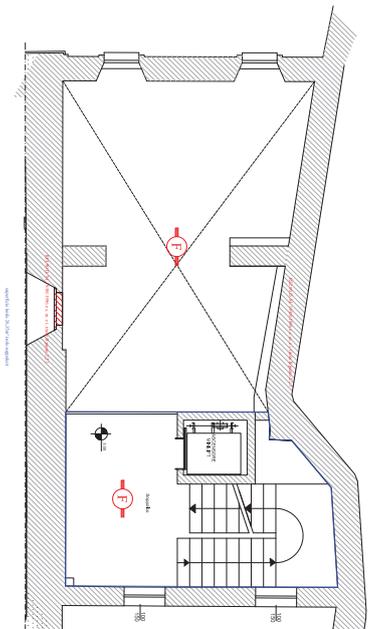

LEGENDA	
	Porta REI 60
	Parete REI 60
	Uscita di sicurezza verso il basso
	Uscita di sicurezza orizzontale
	Pulsante di emergenza energia elettrica
	Lampadine oroliarie
	Rilasciatore di fumo
	Segnale sonoro di allarme
	Percorso d'evacuazione
	Estintore portatile a polvere 13A 898C
	Lampada automatica per illuminazione di emergenza (lampadine di emergenza con pannello gamma Cartellistica)
	Cartellistica
	Indicatore in vie di esodo
	Indicatore in vie di esodo
	Cartelli segnapassaggi

| DATA | DESCRIZIONE |
|------------|---------------------|------------|---------------------|------------|---------------------|------------|---------------------|------------|---------------------|
| 01/01/2018 | PROGETTO DEFINITIVO |

COMUNE DI RECANATI

PROGETTO DEFINITIVO ESECUTIVO

Intervento di restauro dell'edificio comunale attivo al Teatro Persiani per la realizzazione del museo della musica e del punto di accoglienza turistico-culturale

COMMITTENTE
Comune di Recanati

Progetto architettonico: Arch. Jessica Taducci
Progetto strutturale: Ing. Andrea Schiavoni
Progetto impiantistico: Ing. Emanuele Gelisi Emidi

OGGETTO:
ANTINCENDIO
IMPIANTO DI RIVELAZIONE

Scala: 1:50
Data: Dicembre 2018
Foglio: 01 del 14/02/2018
Autore: Dario

VF 01